


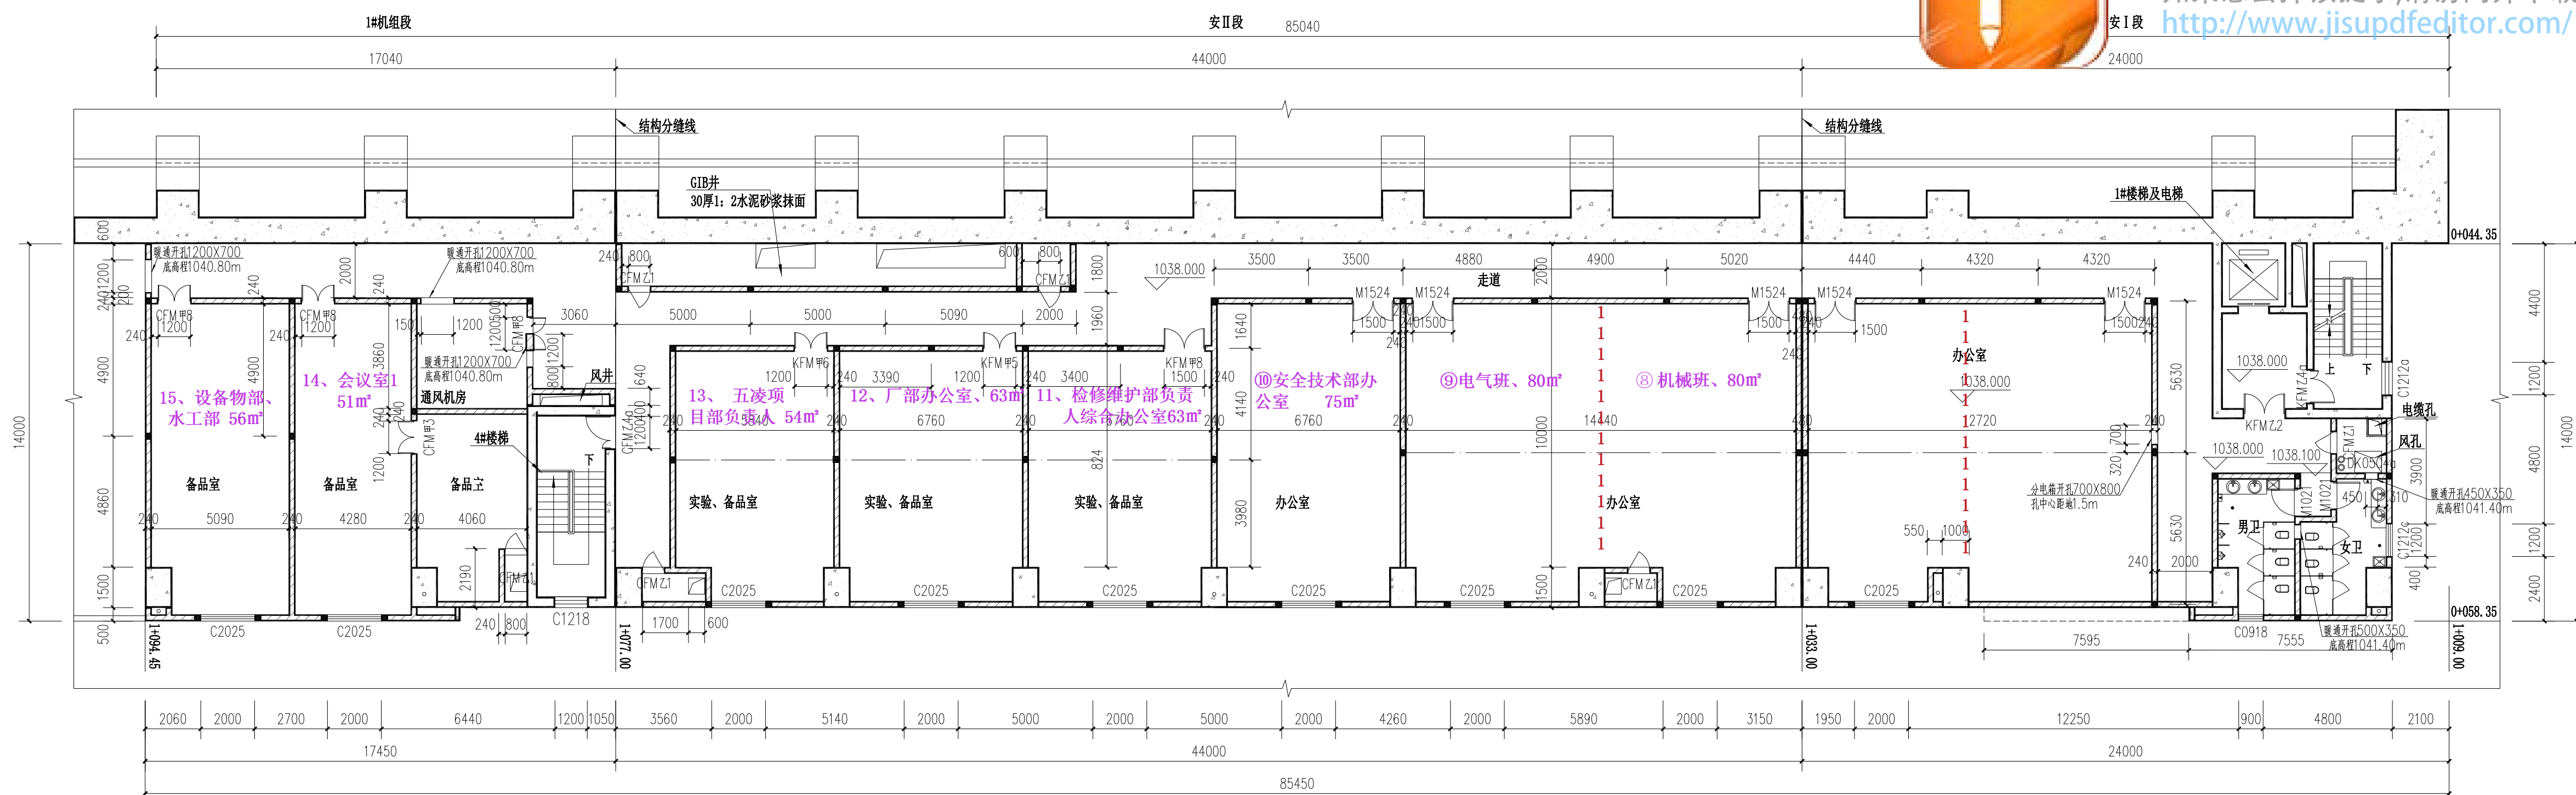

副厂房1038.00高程建筑装修平面图 1:150



图例:

	钢筋混凝土结构
	砖墙
	构造柱

 长江勘测规划设计研究有限责任公司					
核准		金沙江金沙水电站	施工图		设计
核定			建 筑		部分
审查	倪爱元	电站厂房 1038.00高程建筑装修平面图 (1/1)			
校核	陈 星				
设计	张月兴				
制图		比例	1:150	日期	2020.03
设计证号	A142000843	图号	228E82-02-24		
声明：未经授权，不得翻印（录）、传播或他用，对于侵权行为将保留追究其法律责任的权利。					